


Проект планировки территории с целью размещения линейного объекта "Распределительный газопровод высокого давления до СНТ "ГРЭС №8 имени Кирова" в г. Кировске Кировского района Ленинградской области"

Схема расположения элемента планировочной структуры  
М 1:10 000

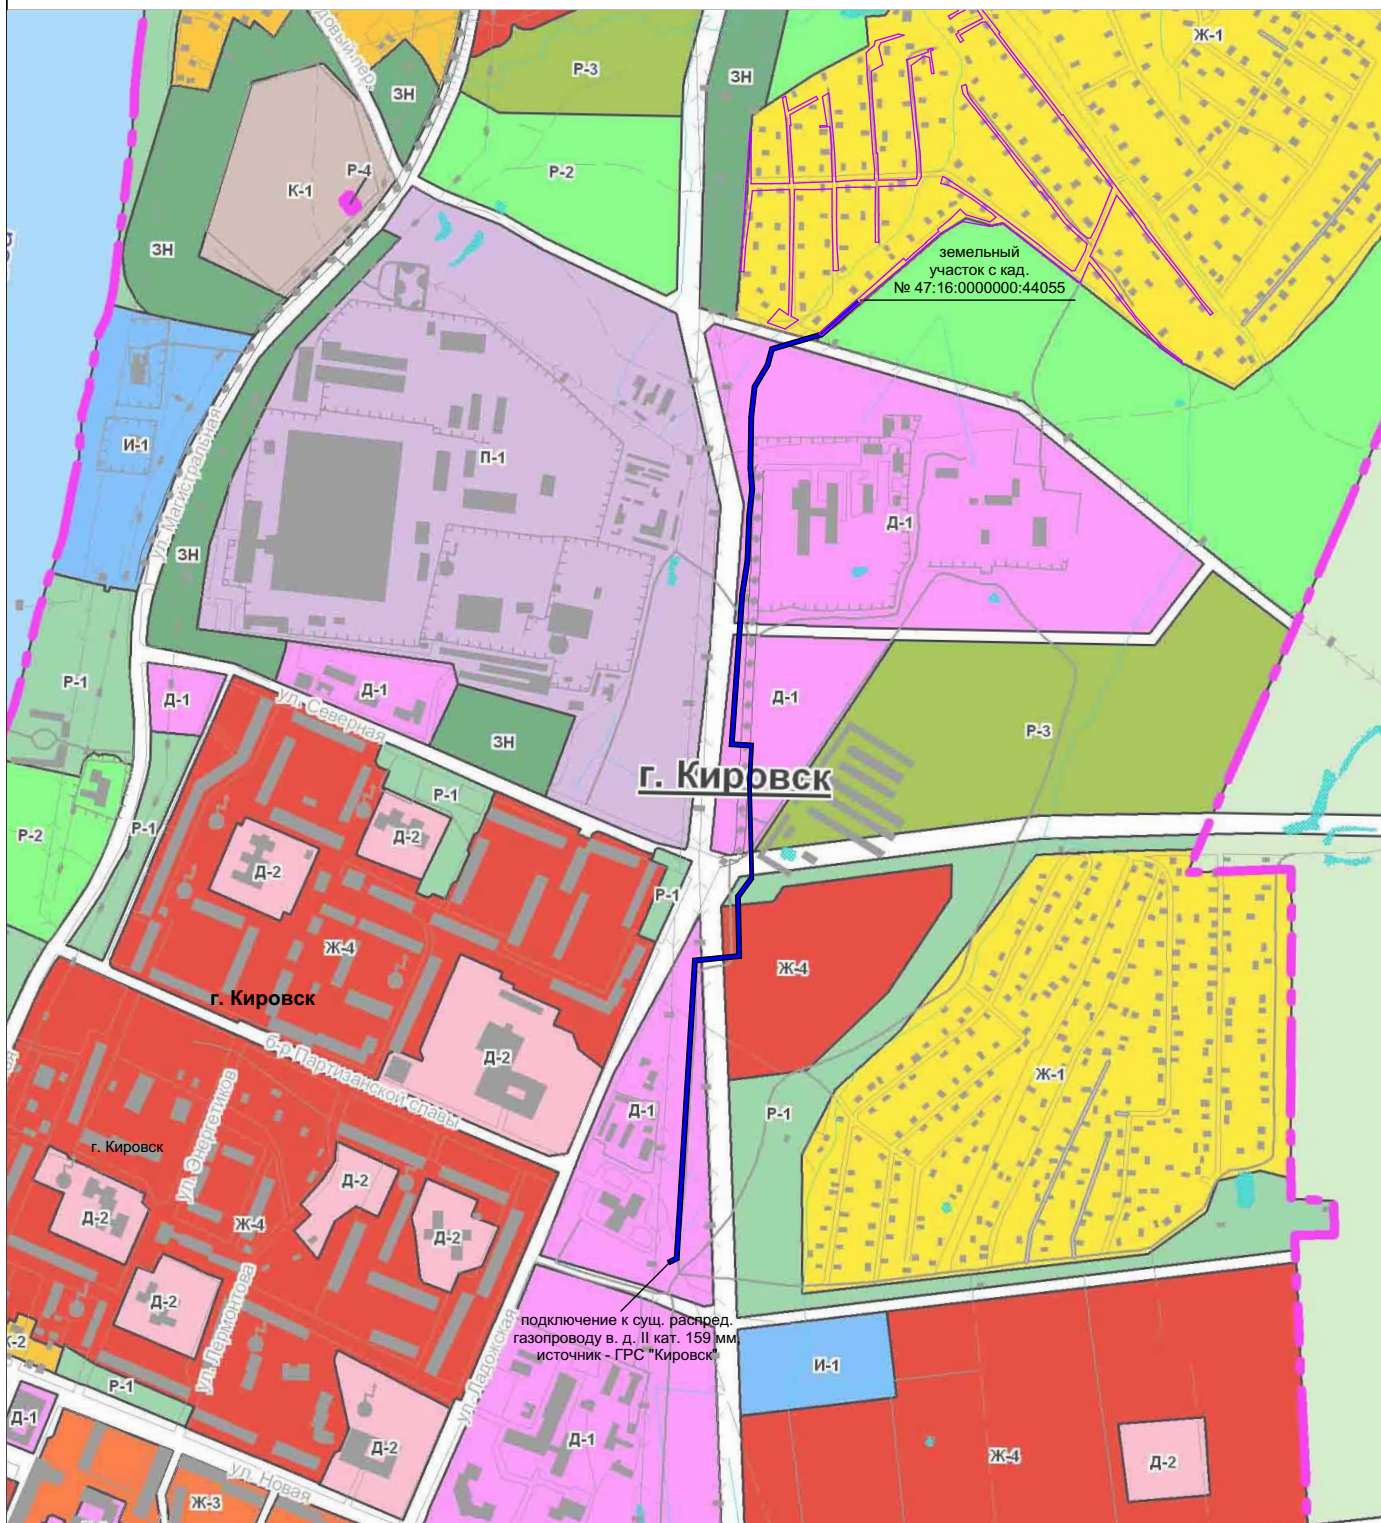

						Проект планировки территории с целью размещения линейного объекта "Распределительный газопровод высокого давления до СНТ "ГРЭС №8 имени Кирова" в г. Кировске Кировского района Ленинградской области"			
Изм.	Кол.уч.	Лист	Ндок.	Подпись	Дата	М 1:10 000 Материалы по обоснованию	Стадия	Лист	Листов
							ППТ	1	3
Директор		Фролов С.С.				Схема расположения элементов планировочной структуры	ООО "Агентство по развитию территорий"		
Разраб.		Шафикова Л.Л.							